


Schema verticale rete antincendio

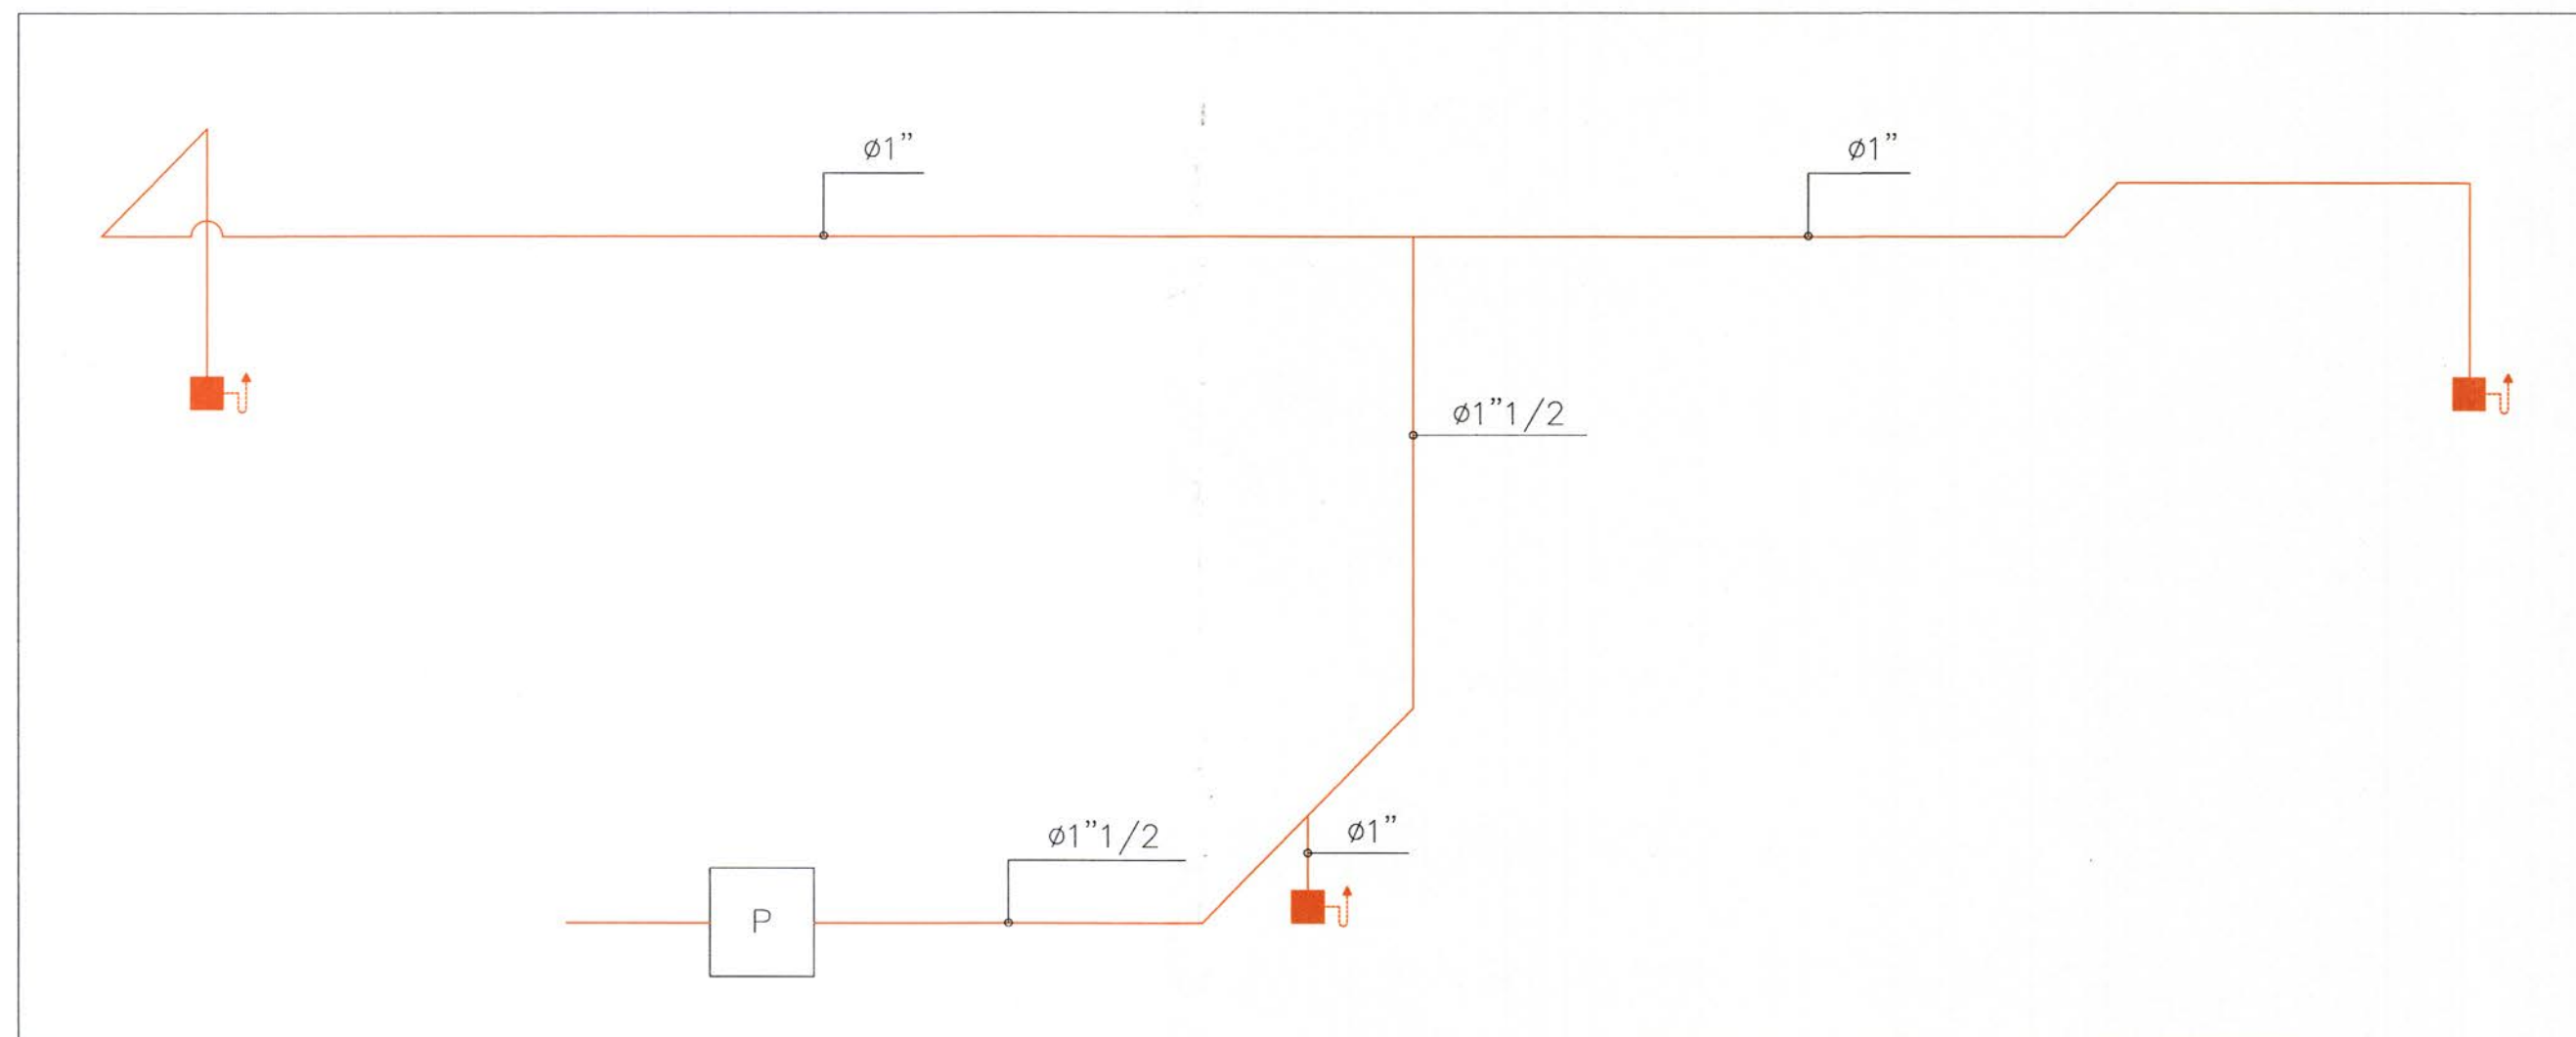

LEGENDA SIMBOLI ANTINCENDIO



Opere di nuova realizzazione

Idrante a colonna UNI 70	
Cassetta naspo UNI 25	m° 3
Cassetta idrante UNI 45	
Rete antincendio posa incassata	
Rete antincendio posa a parete	
Pareti REI 60	
Pareti REI 120	
Porte REI	

SEGNALI DI SALVATAGGIO E DI SICUREZZA



Percorso esodo verso destra		USCITA DI SICUREZZA	
Percorso esodo verso sinistra		USCITA DI SICUREZZA	
Percorso esodo verso l'alto a destra			
Percorso esodo verso l'alto a sinistra			
Percorso esodo verso il basso a destra			
Percorso esodo verso il basso a sinistra			
Uscita d'emergenza			
Infermeria			
Naspo/Idrante			
Idrante esterno a colonna			
Estintore	m° 8		
Pulsante allarme antincendio			
Interruttore sgancio elettrico generale		INTERRUTTORE ELETTRICO GENERALE USARE SOLO IN CASO DI EMERGENZA	

Particolare pozzetto PG

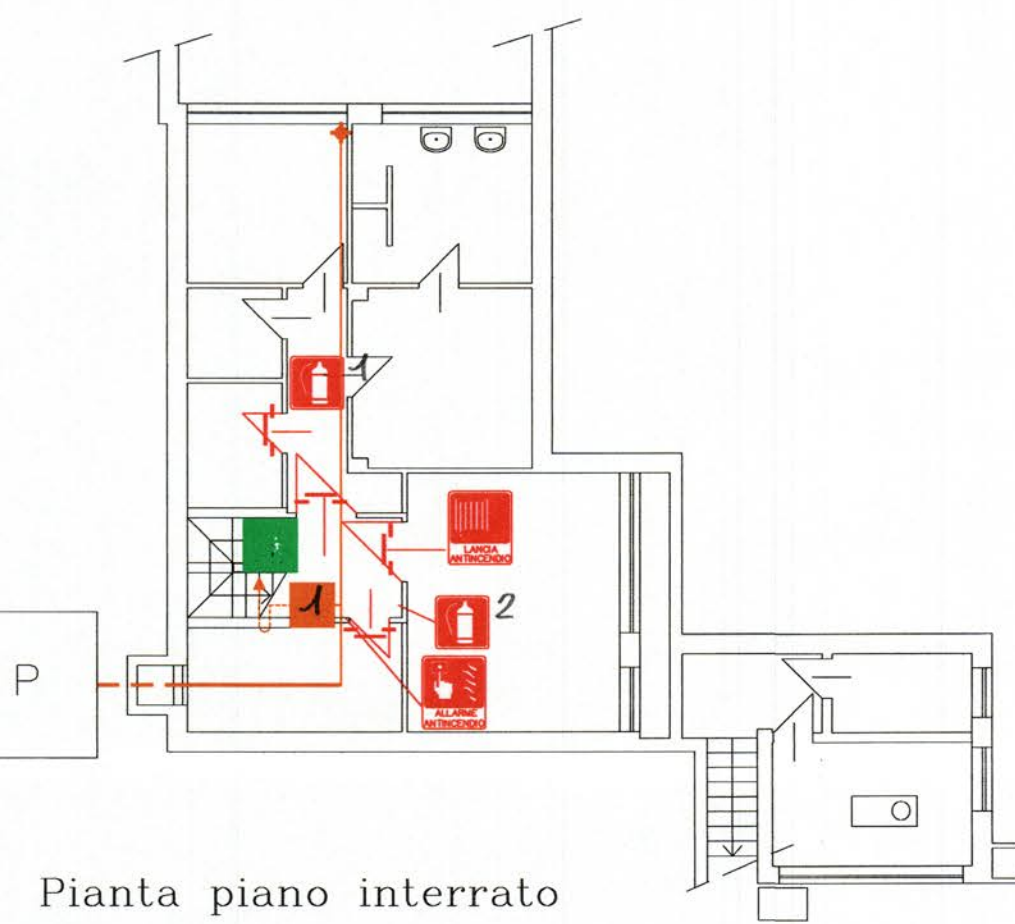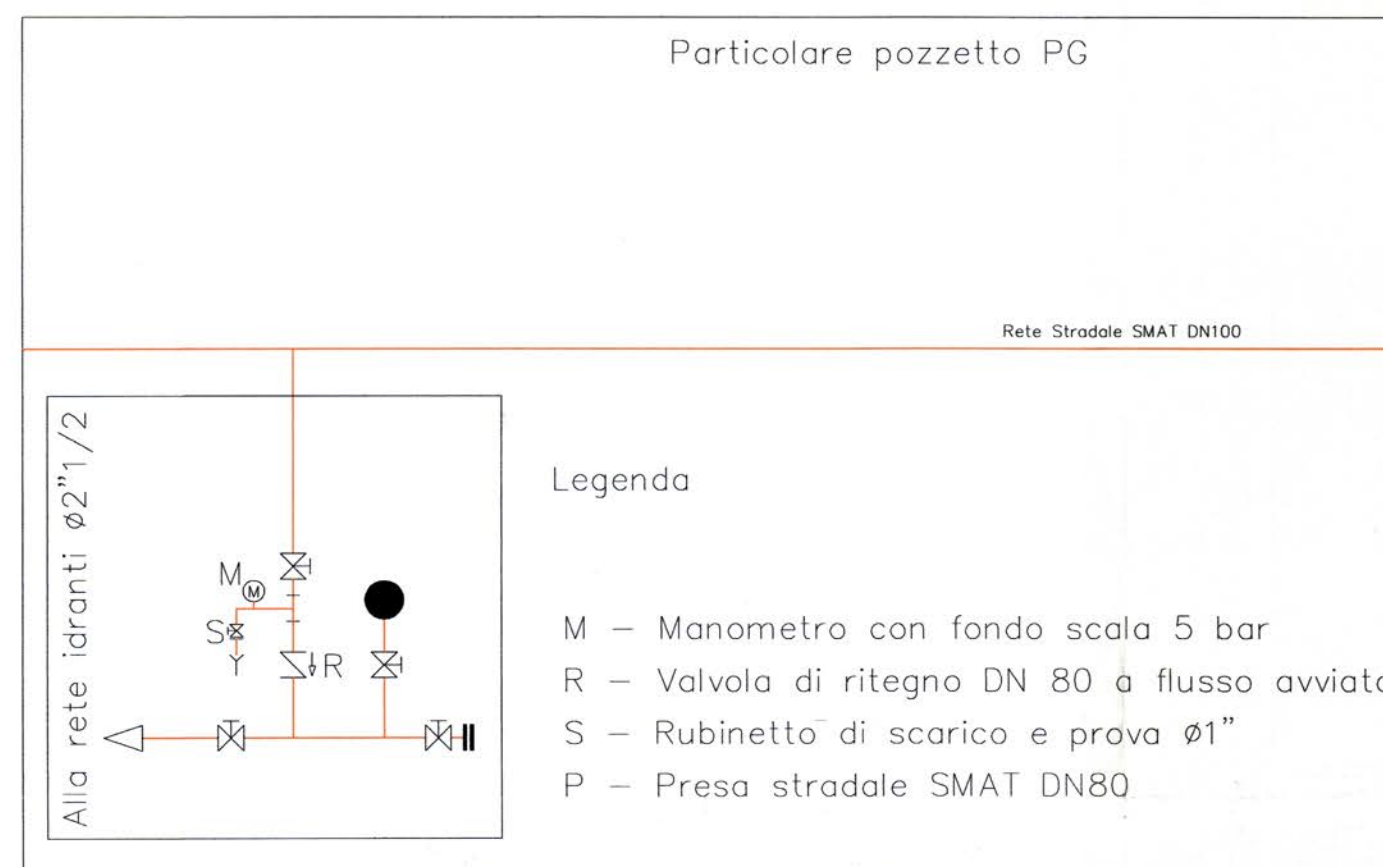


Pianta piano interrato

Particolare pozzetto P1 e P2

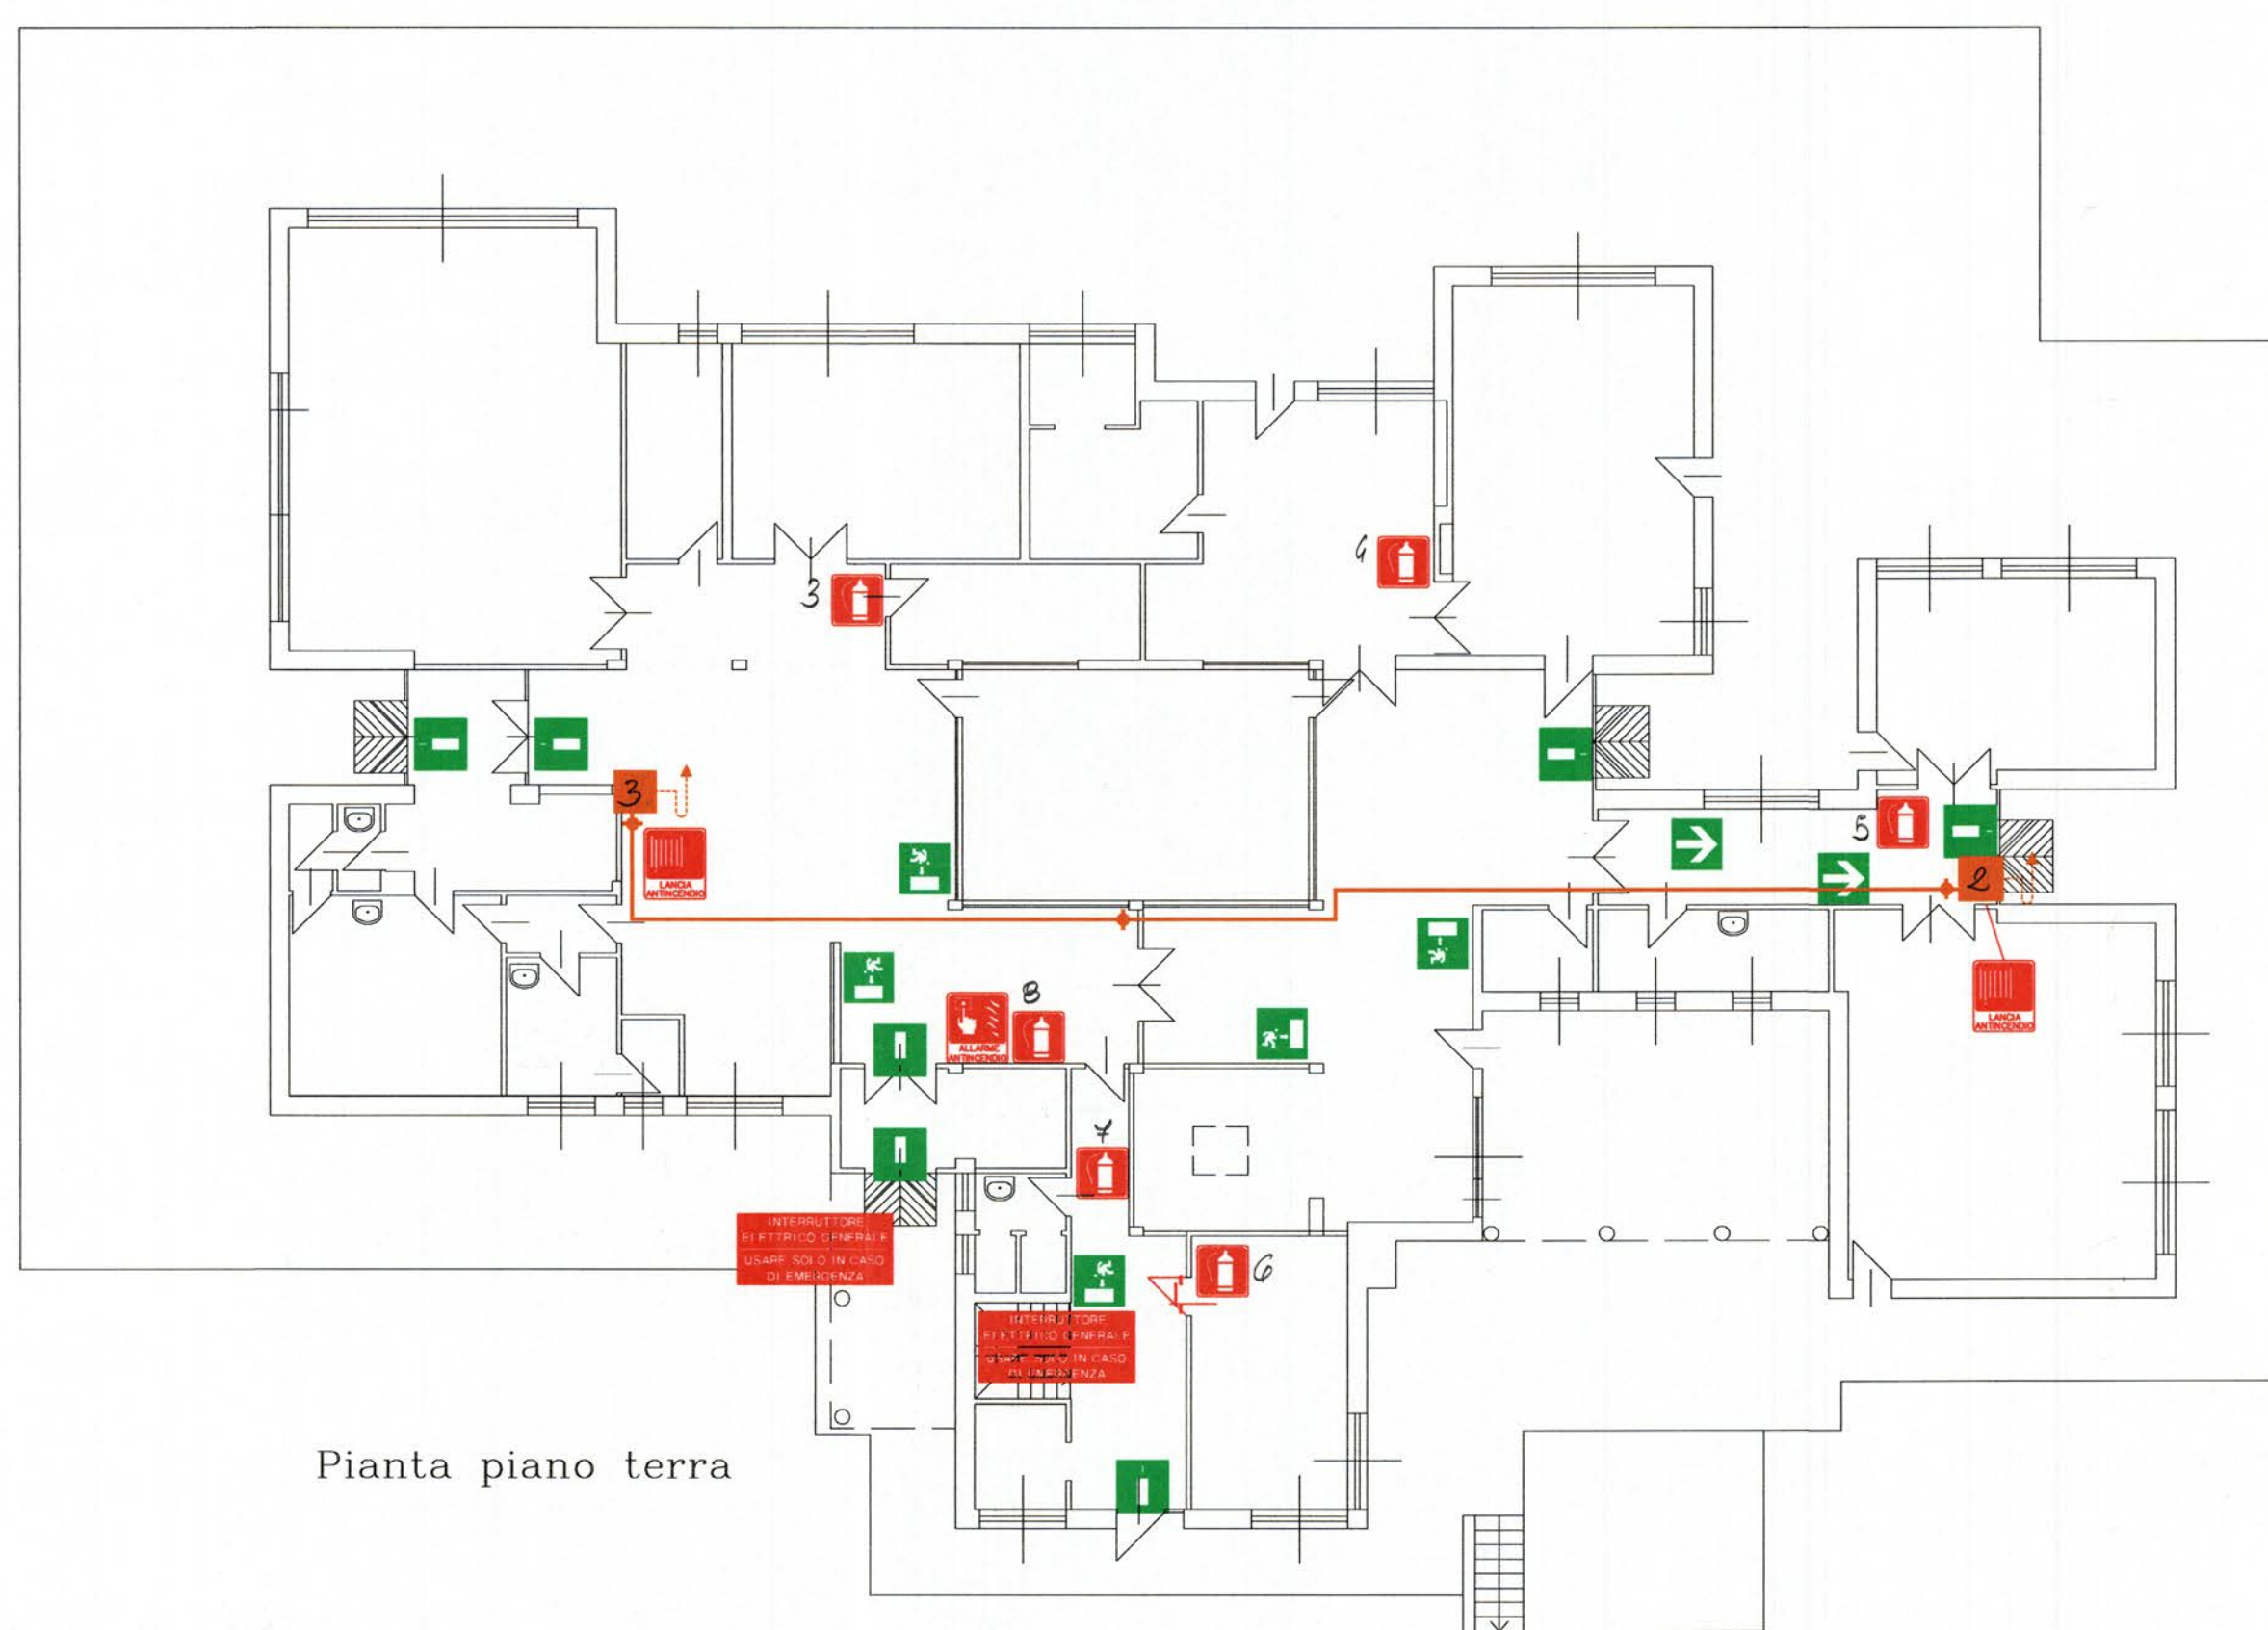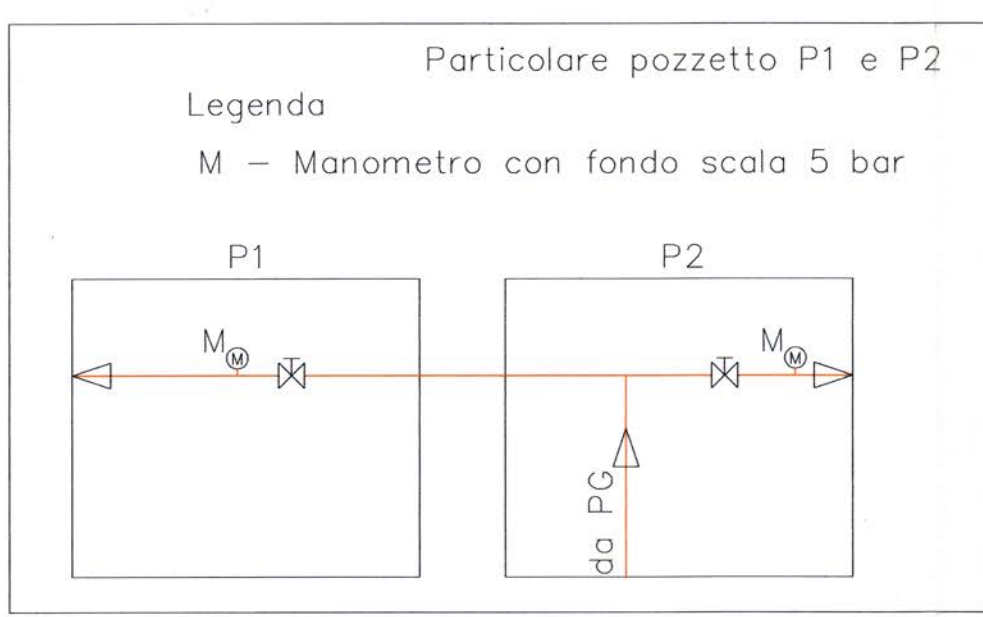

Pianta piano terra

Planimetria generale di zona, distribuzione rete antincendio

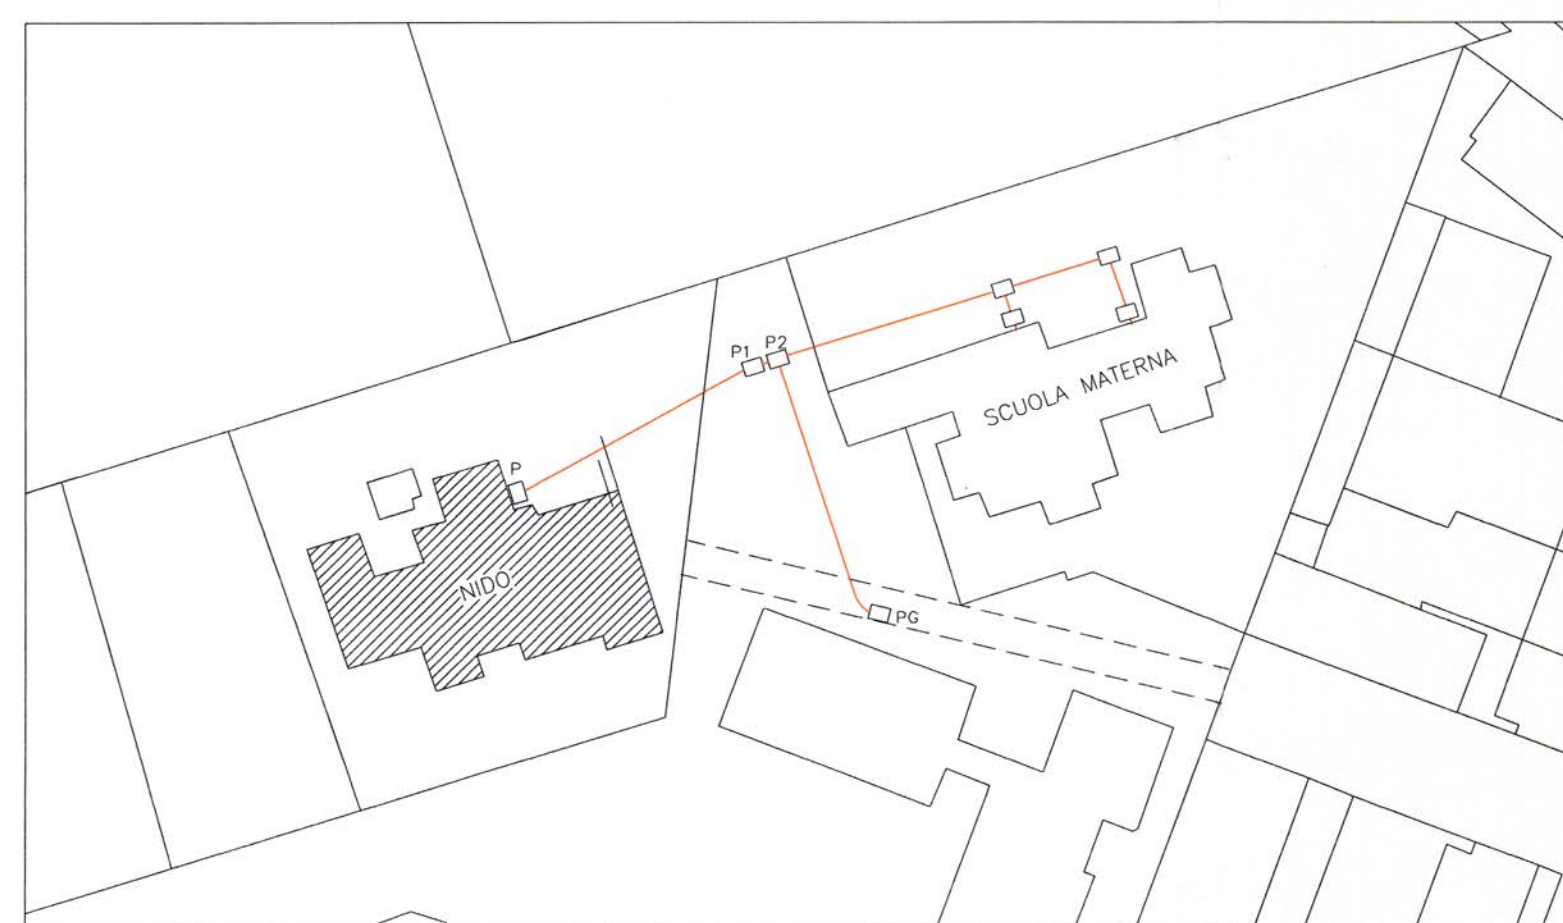

COMUNE DI RIVALTA DI TORINO  
Provincia di Torino

OPERE DI MANUTENZIONE STRAORDINARIA PER OTTENIMENTO CPI NEI SEGUENTI EDIFICI SCOLASTICI:

- Scuola Media Tetti Francesi.
- Scuola Elementare Tetti Francesi.
- Scuola Materna Tetti Francesi.
- Scuola Materna nido Sangone.
- Scuola Elementare Gerbole.
- Scuola Materna Gerbole.
- Scuola Nido Pasta.
- Scuola Materna Pasta.
- Scuola Media Don Milani.
- Scuola Elementare Anna d'Aosta

IL RESPONSABILE DEL PROCEDIMENTO  
Arch. Giovanni Ruffinato

IL PROGETTISTA  
STUDIO PROTO  
di Ing. L. Agostini e Arch. G. Gavazzi  
Professionisti associati  
Via Prof. Strada n°4 - 10139 Torino  
Tel. 0119506782 Fax 0119506783  
P.I. 09168390012  
nella persona dell'Ing. Luciano Agostini  
Isca. Ab. Reg. Provincia di Torino n° 2665

SCUOLA NIDO PASTA

OGGETTO: PIANO INTERRATO, TERRA  
As-built architettonico, rete antincendio compartimentazioni e cartellonistica di nuova realizzazione

NO-ME-FILE | Scala Plot  
SCALA: 1:150

REV	MODIFICHE	DATA	DISEGNATORE
0	EMISSIONE	09/2005	Geom. Cristian Rossetto
1	REVISIONE	03/2007	Arch. Katia Mullanu
2	REVISIONE	02/2008	Arch. Katia Mullanu
3	REVISIONE	02/2008	Geom. Cristian Rossetto
4			
5			

TAV. 7/10